



RZUT PIĘTRO II SKALA 1:50

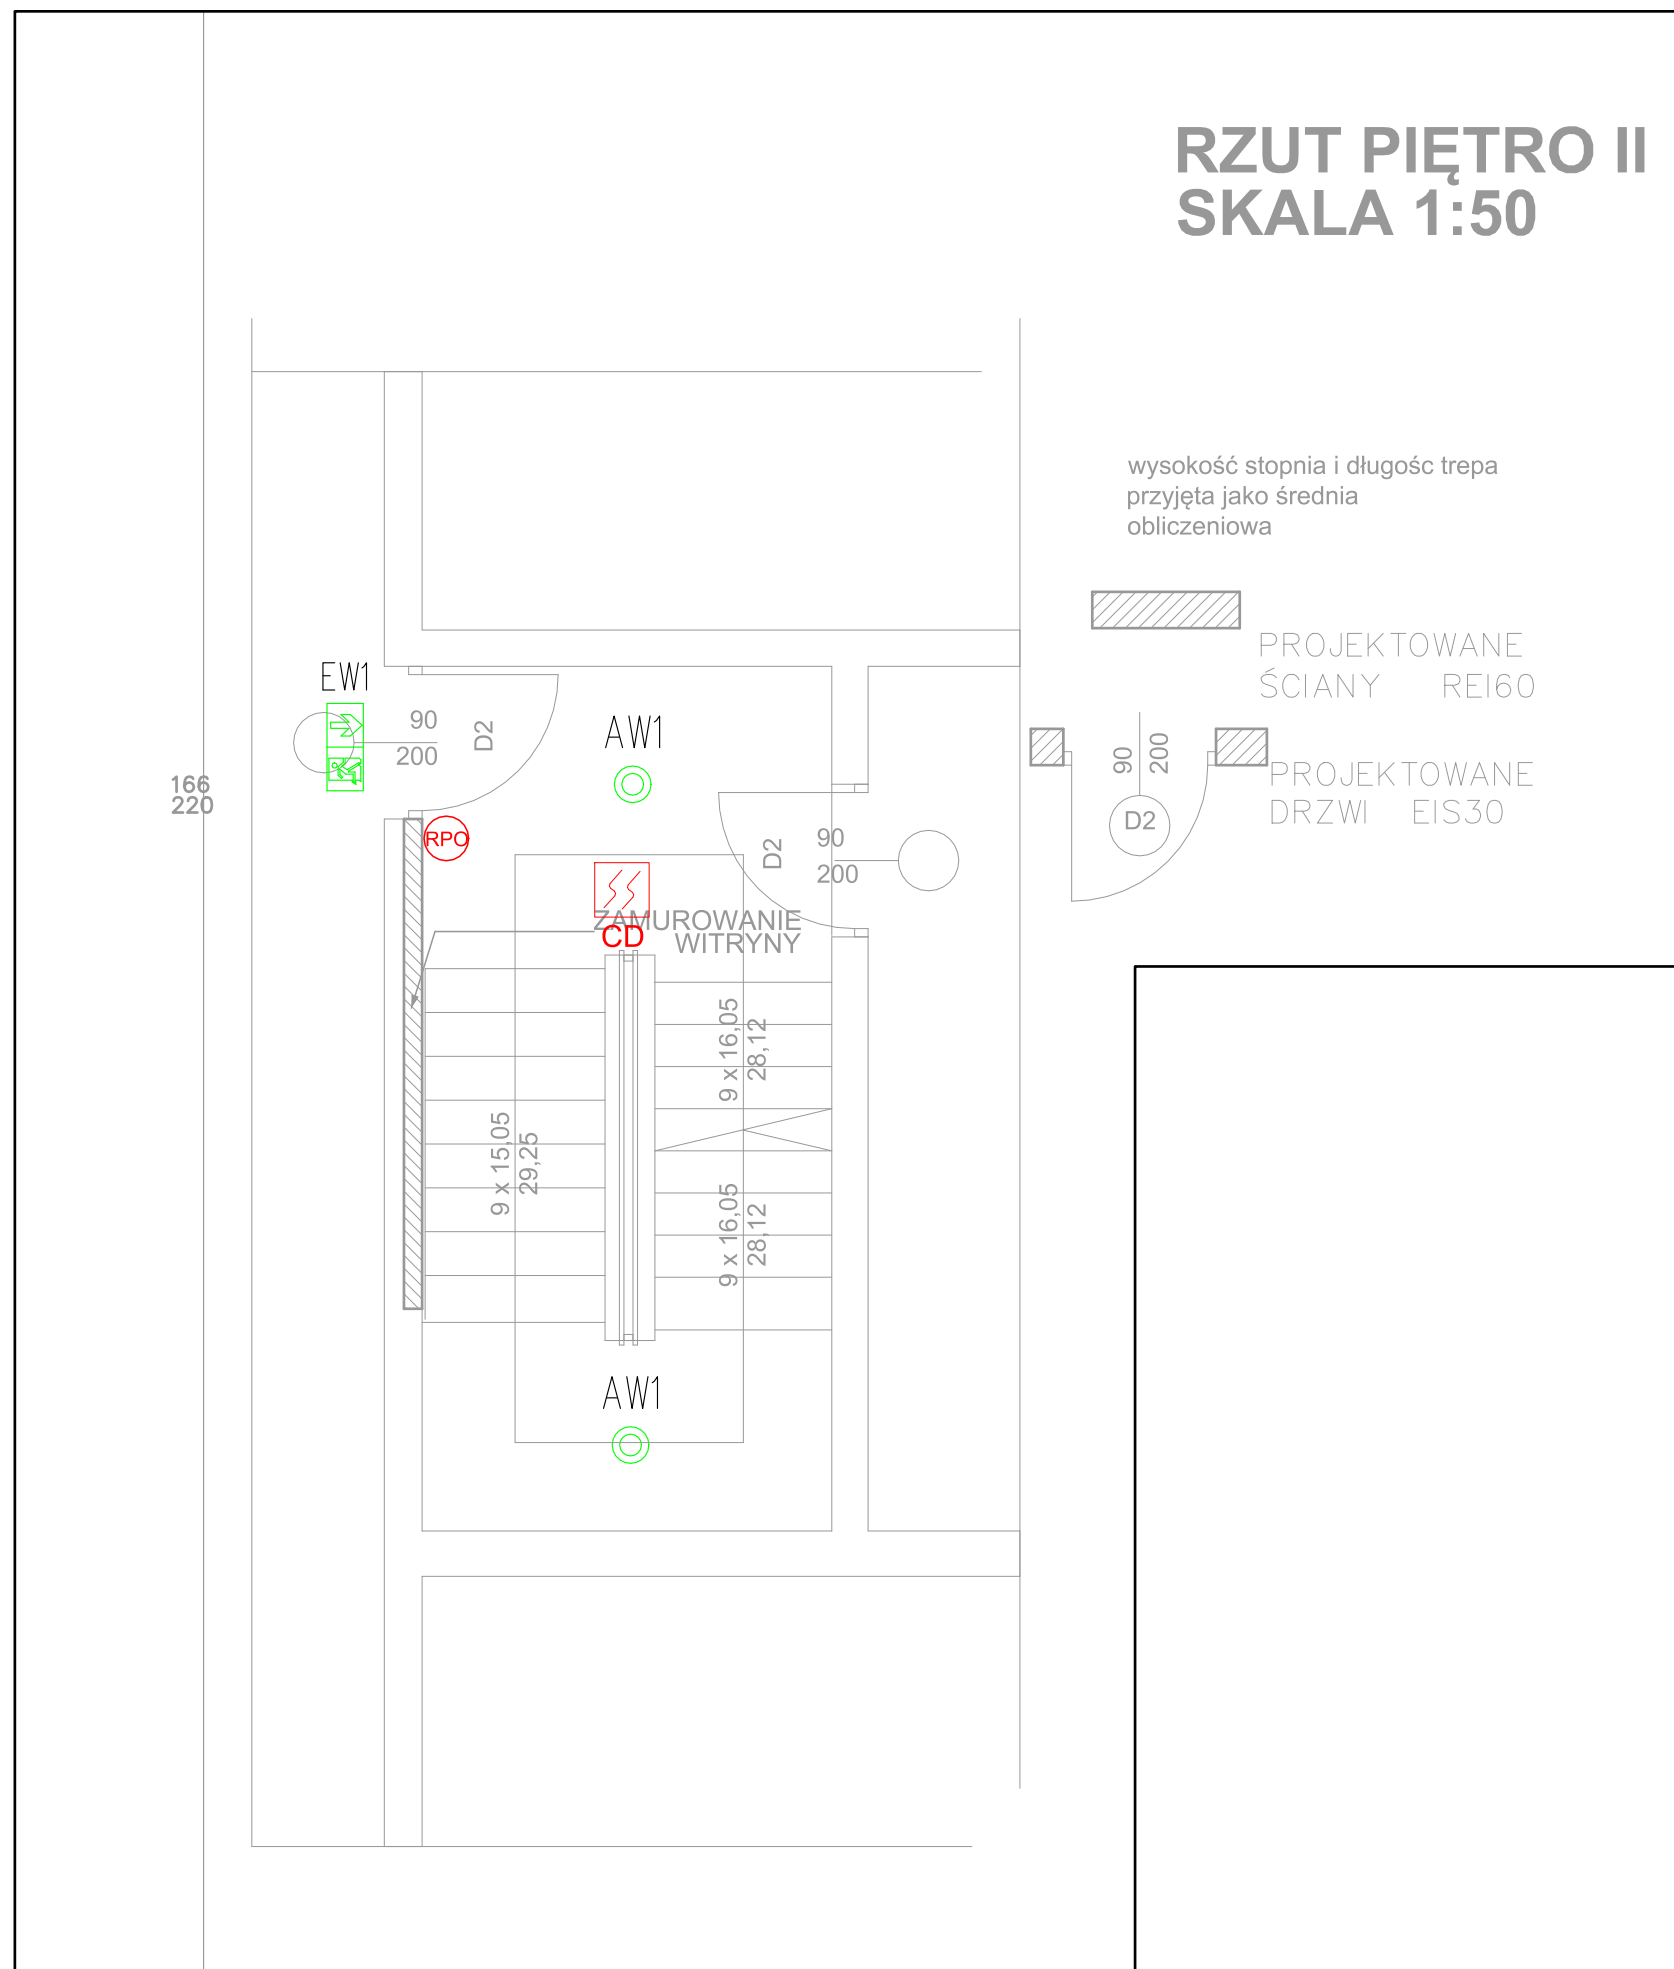

UWAGI

Urządzenia systemu oddymiania klatki schodowej instalować i podłączać zgodnie z wytycznymi Producenta urządzeń.

Jednostka projektowa  AMOL PROJECT Adam Molenda ul. J.I. Kraszewskiego 1/7 lok.16, 26-600 Radom tel. 793 618 438, NIP 948-226-91-87, REGON 381798439 email: biuro@architektura-radom.pl www.amolpro.pl		
Branża ARCHITEKTURA	Faza proj. PROJEKT BUDOWLANY	
nazwa inwestycji MODERNIZACJA KŁATEK SCHODOWYCH W BUDYNKU OŚRODKA SZKOLENIA ZAWODOWEGO W RADOMIU (system oddymiania klatek schodowych)		
Inwestor OŚRODEK SZKOLENIA ZAWODOWEGO W RADOMIU UL. J.I. KRASZEWSKIEGO 1/7 26-600 RADOM		
adres inwestycji DZIAŁKA NR EWID. 142/8, OBRĘB 0010, ARK.23, JED. EWD. 146301-1 M.RADOM UL. J.I. KRASZEWSKIEGO 1/7, 26-600 RADOM		
Tytuł rysunku INSTALACJA ODDYMIANIA I OŚWIETLENIA AWARYJNEGO RZUT PIĘTRA II – KŁATKA 1		
Imię i nazwisko Projektant mgr inż. Marian Szpindor	Nr uprawnień BUA-III-8386/9/89 uprawnienia budowlane bez ograniczeń do projektowania w specjalności instalacji elektrycznych	Podpis
Data październik 2020r.	Skala 1:50	Nr rysunku 3